
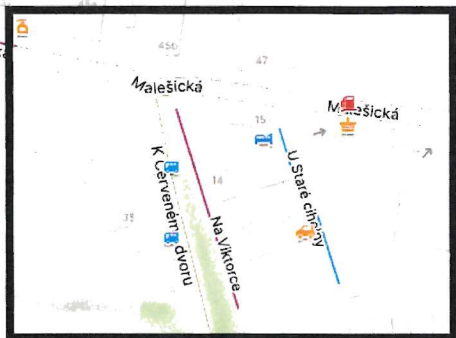
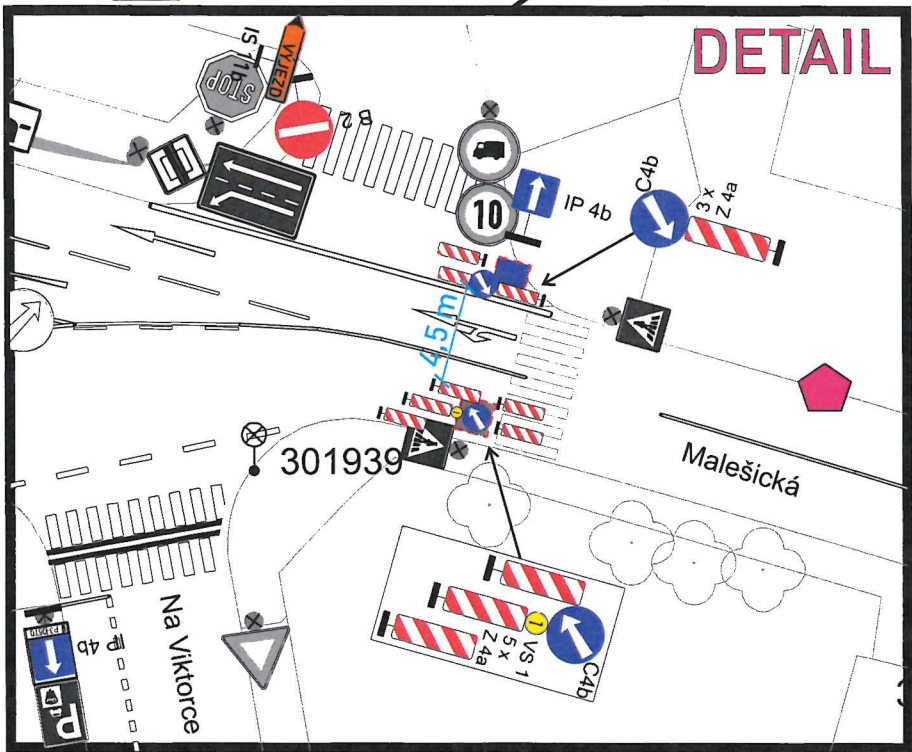


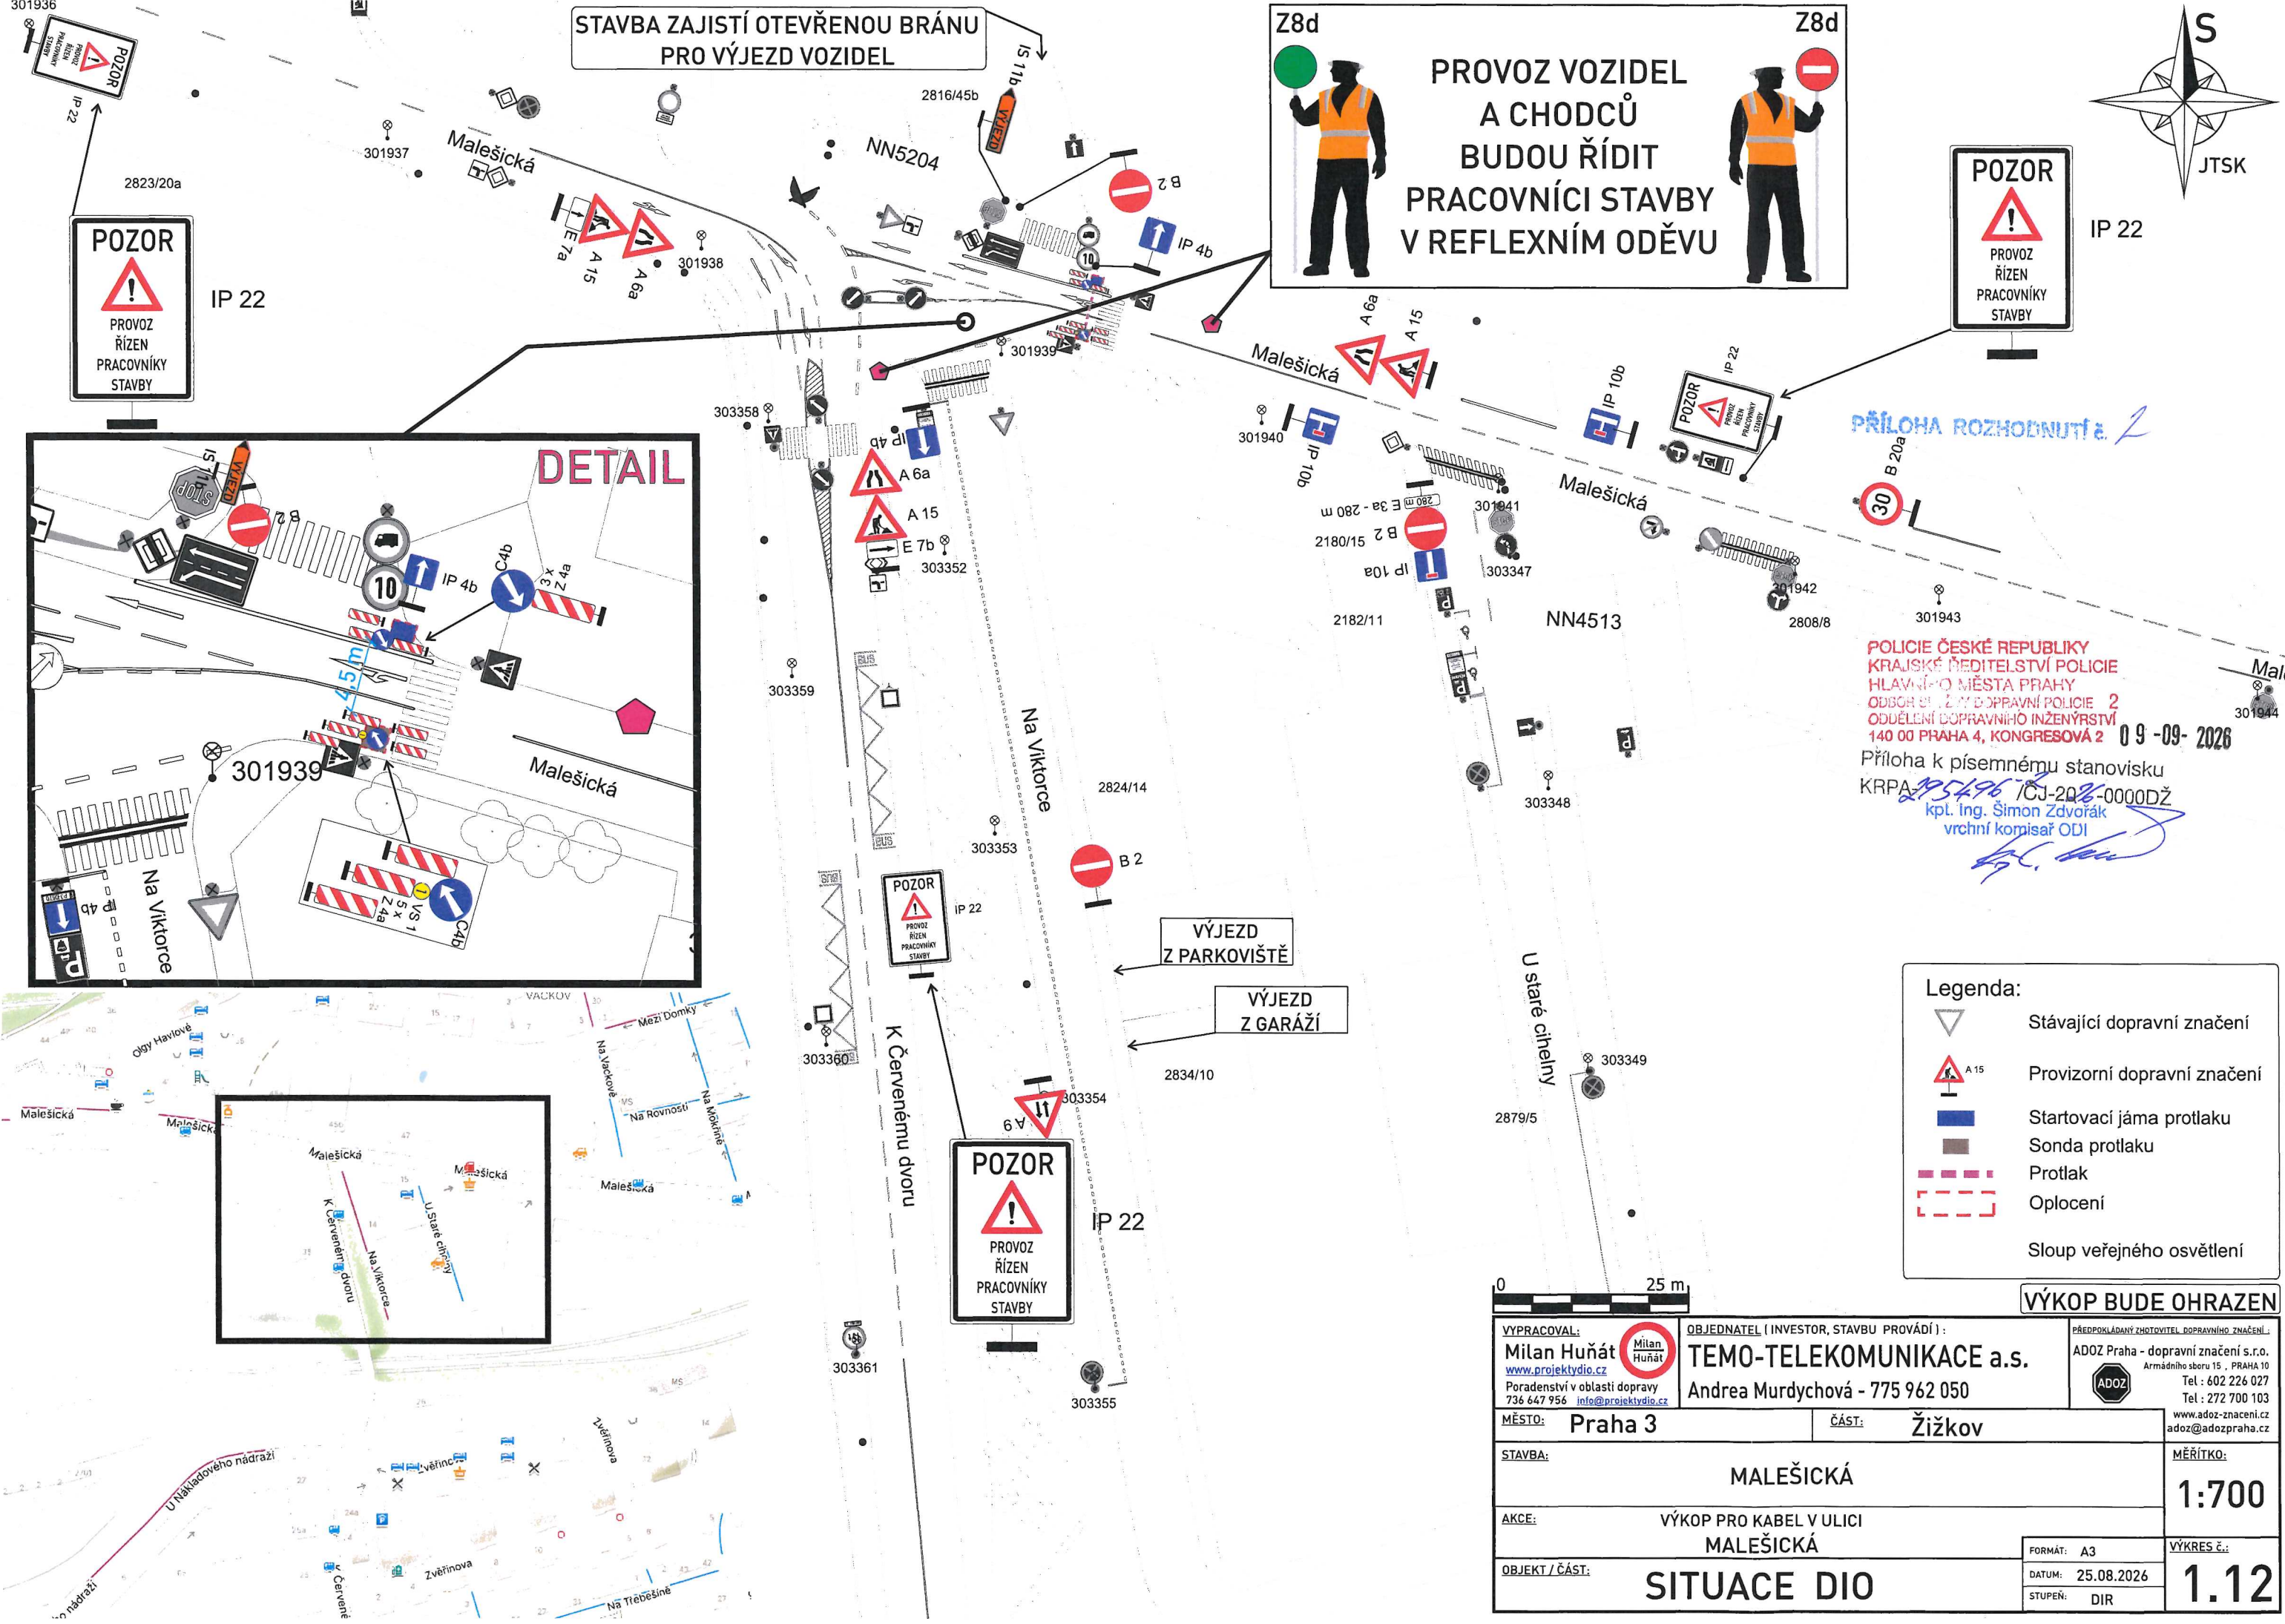

PŘÍLOHA ROZHODNUTÍ č. 2

POLICIE ČESKÉ REPUBLIKY
KRAJSKÉ ŘEDITELSTVÍ POLICIE
HLAVNÍHO MĚSTA PRAHY
ODBOŘ SILNIC A DOPRAVNÍ POLICIE 2
ODDĚLENÍ DOPRAVNÍHO INŽENÝRSTVÍ
140 00 PRAHA 4, KONGRESOVÁ 2
09-09-2026
Příloha k písemnému stanovisku
KRPA 25496/CJ-2026-0000DŽ
kpt. Ing. Šimon Zdvorák
vrchní komisař ODI

- Legenda:
- Stávající dopravní značení
 - Provizorní dopravní značení
 - Startovací jáma protlaku
 - Sonda protlaku
 - Protlak
 - Oplocení
 - Sloup veřejného osvětlení

VÝKOP BUDE OHRAZEN			
VYPRACOVAL: Milan Huňát www.projektydio.cz Poradenství v oblasti dopravy 736 647 956 info@projektydio.cz		OBJEDNATEL (INVESTOR, STAVBU PROVÁDÍ): TEMO-TELEKOMUNIKACE a.s. Andrea Murdychová - 775 962 050	
MĚSTO: Praha 3		ČÁST: Žižkov	
STAVBA: MALEŠICKÁ		MĚŘÍTKO: 1:700	
AKCE: VÝKOP PRO KABEL V ULICI MALEŠICKÁ		VÝKRES Č.: 1.12	
OBJEKT / ČÁST: SITUACE DIO		FORMÁT: A3	DATUM: 25.08.2026
		STUPEŇ: DIR	