


DZ č. B28 "Zákaz zastavení" a E13 "Doba platnosti od..." umístít 7 dní před zahájením prací.

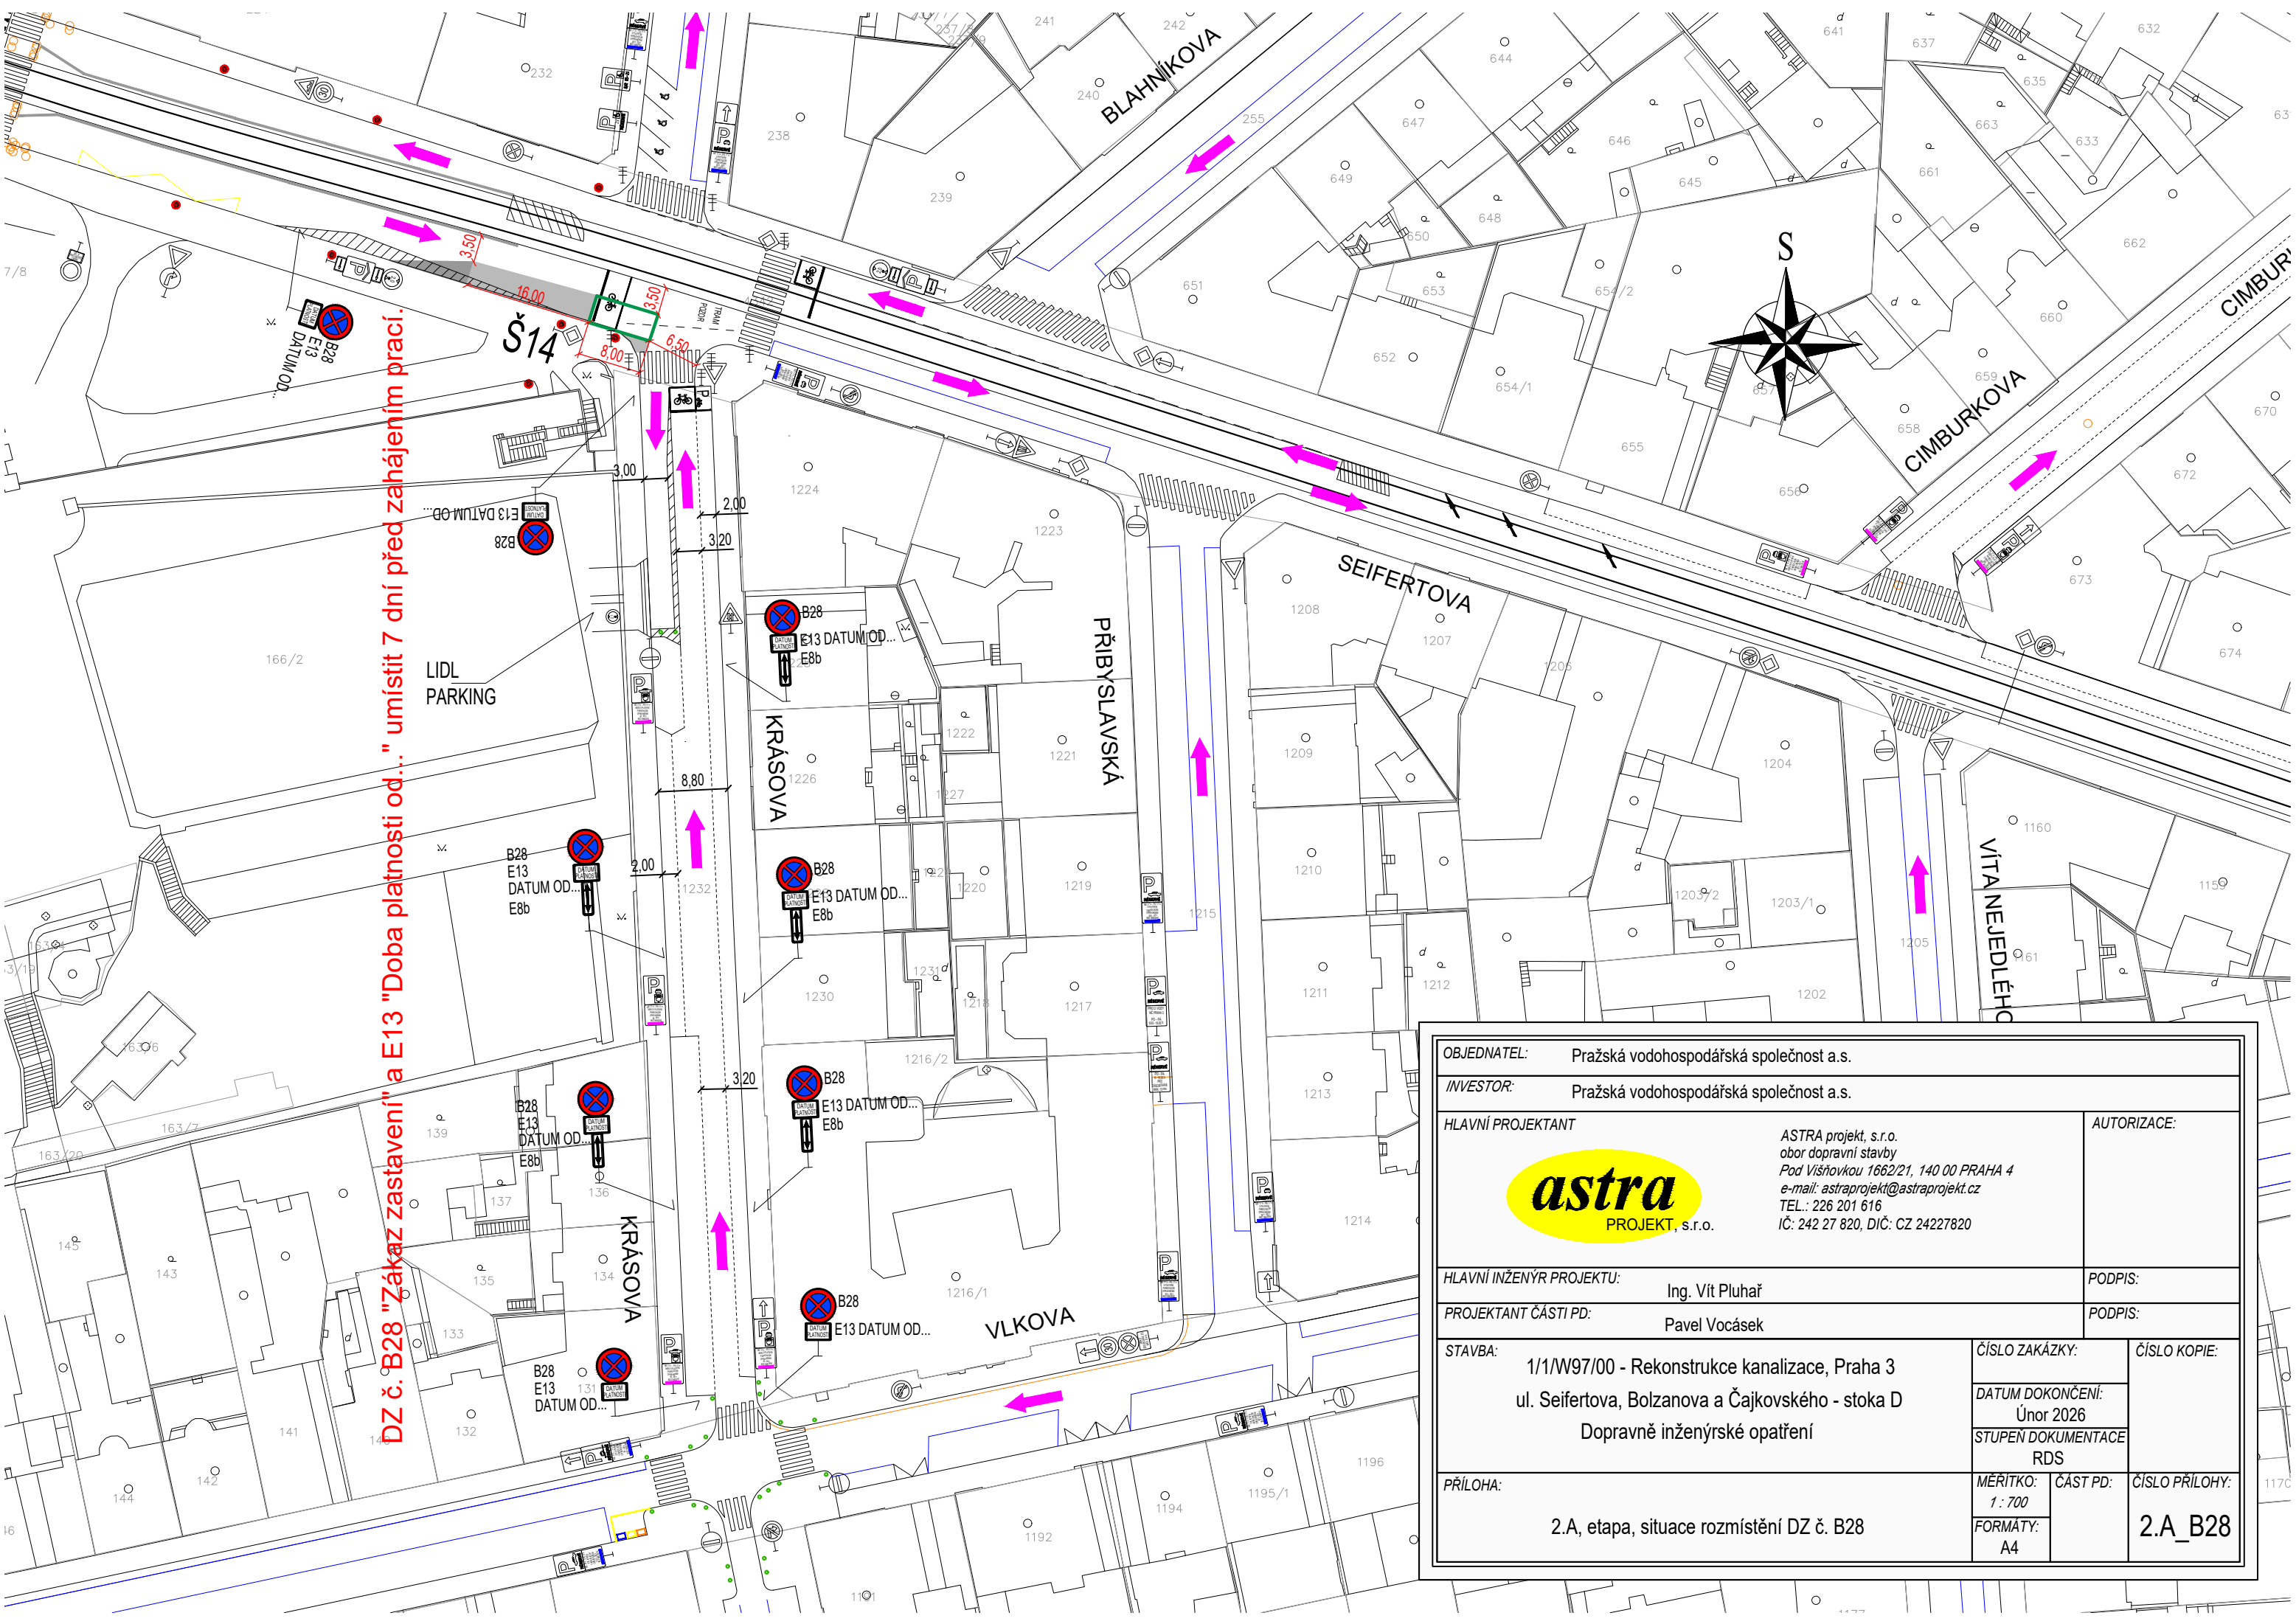

OBJEDNATEL: Pražská vodohospodářská společnost a.s.		AUTORIZACE:	
INVESTOR: Pražská vodohospodářská společnost a.s.		PODPIS:	
HLAVNÍ PROJEKTANT <b>astra</b> PROJEKT, s.r.o.		ASTRA projekt, s.r.o. obor dopravní stavby Pod Višňovkou 1662/21, 140 00 PRAHA 4 e-mail: astraprojekt@astraprojekt.cz TEL.: 226 201 616 IČ: 242 27 820, DIČ: CZ 24227820	
HLAVNÍ INŽENÝR PROJEKTU: Ing. Vít Pluhař		PODPIS:	
PROJEKTANT ČÁSTI PD: Pavel Vocásek		PODPIS:	
STAVBA: 1/1/W97/00 - Rekonstrukce kanalizace, Praha 3 ul. Seifertova, Bolzanova a Čajkovského - stoka D Dopravně inženýrské opatření		ČÍSLO ZAKÁZKY:	ČÍSLO KOPIE:
PRÍLOHA: 2.A, etapa, situace rozmístění DZ č. B28		DATUM DOKONČENÍ: Únor 2026	2.A_B28
		STUPĚŇ DOKUMENTACE RDS	
		MĚŘÍTKO: 1 : 700	ČÁST PD:
		FORMÁT: A4	ČÍSLO PŘÍLOHY: